

MAPA DO CELÓW PROJEKTOWYCH		
Oznaczenie kancelaryjne zgłoszenia pracy geod.	GK.11.6640.450.2022	
Miejscowość		Baby (dz. nr 121/2)
Jednostka ewidencyjna	identyfikator	100203_2
	nazwa	Dąbrowice
Obręb ewidencyjny	identyfikator	100203_2.0002
	nazwa	Baby
Skala mapy	1 : 500	
Nazwa układu współrzędnych	prostokątnych płaskich	2000/6 arkusz 6.175.30.214, 6.175.30.22.3
	wysokości	Kronsztadt 60
Oznaczenie granic obszaru, który był przedmiotem aktualizacji		
Granice działek, kontury klasyfikacyjne, użytki gruntowe wniesiono według danych ewidencji gruntów i budynków		
Nie wyklucza się istnienia w terenie innych przewodów, o których brak informacji wynika z zaszczości historycznych lub niedopełnienia przepisów zgłoszenia do inwentaryzacji.		
wykonawca: GEOPUNKT Jarosław Suty 99-300 Kutno, ul. Grunwaldzka 1 lok. 8 tel. 601-338-350		Mapa aktualna na marzec 2022 roku Sporządził: GEODETA UPRAWNIONY <i>mgr inż. Jarosław Suty</i> nr upr. zaw. 22226

Poświadczam, że niniejszy dokument został opracowany w wyniku prac geodezyjno – kartograficznych, których rezultaty zawiera operat techniczny pozytywnie zweryfikowany. Jednocześnie informuję, że jestem świadomy odpowiedzialności karnej za złożenie fałszywego oświadczenia.	
Identyfikator zgłoszenia prac geodezyjnych	GK.11.6640.450.2022
Organ służby geodezyjnej, który otrzymał zgłoszenie	STAROSTA KUTNOWSKI
Wykonawca prac geodezyjnych	GEOPUNKT JAROSŁAW SUTY
Nr oraz data sporządzenia dokumentu zawierającego wynik pozytywnej weryfikacji	GK.11.6640.450.2022.1 z 30.03.2022r.
Imię i nazwisko oraz nr uprawnień zawodowych kierownika prac	GEODETA UPRAWNIONY <i>mgr inż. Jarosław Suty</i> nr upr. zaw. 22226

GEOPUNKT
Jarosław Suty
99-300 Kutno, ul. Grunwaldzka 1 lok.8
tel. 601 338 350
NIP: 775-217-43-41, REGON: 100528324

LEGENDA:

- 1

ISTNIEJĄCA ZABUDOWA BUDYNKU SUW
- 2

PROJEKTOWANY ZBIORNIK RETENCYJNY
- 3

NEUTRALIZATOR Z CHLOROWNI
- 4

ISTNIEJĄCA STUDNIA ODPLYWOWA
- 5

ISTNIEJĄCE STUDNIE GŁĘBINOWE
- 6


ISTNIEJĄCY ODSŁONNIK WÓD POPOŁCZNYCH
- WEJŚCIA DO BUDYNKU
- WJAZD/WEJŚCIE NA TEREN INWESTYCJI
- OBIEKTY DO LIKWIDACJI
- SIECI

PROJEKTOWANA KANALIZACJA SANITARNA


PROJEKTOWANE PRZEWODY WODOCIĄGOWE

PROJEKTOWANE KABELE ELEKTROENERGETYCZNE I STEROWNICZE

ZESTAWIENIE POWIERZCHNI	
POWIERZCHNIA TERENU INWESTYCJI	- 2293,00 m ²
POWIERZCHNIA ZABUDOWY IST. BUDYNKU	- 196,00 m ²
IST. DOJŚCIA I DOJAZDY	- 460,00 m ²
POWIERZCHNIA PROJEKTOWANEGO ZBIORNIKA	- 17,72 m ²
POWIERZCHNIA BIOLOGICZNIE CZYNNA	- 1619,28 m ²

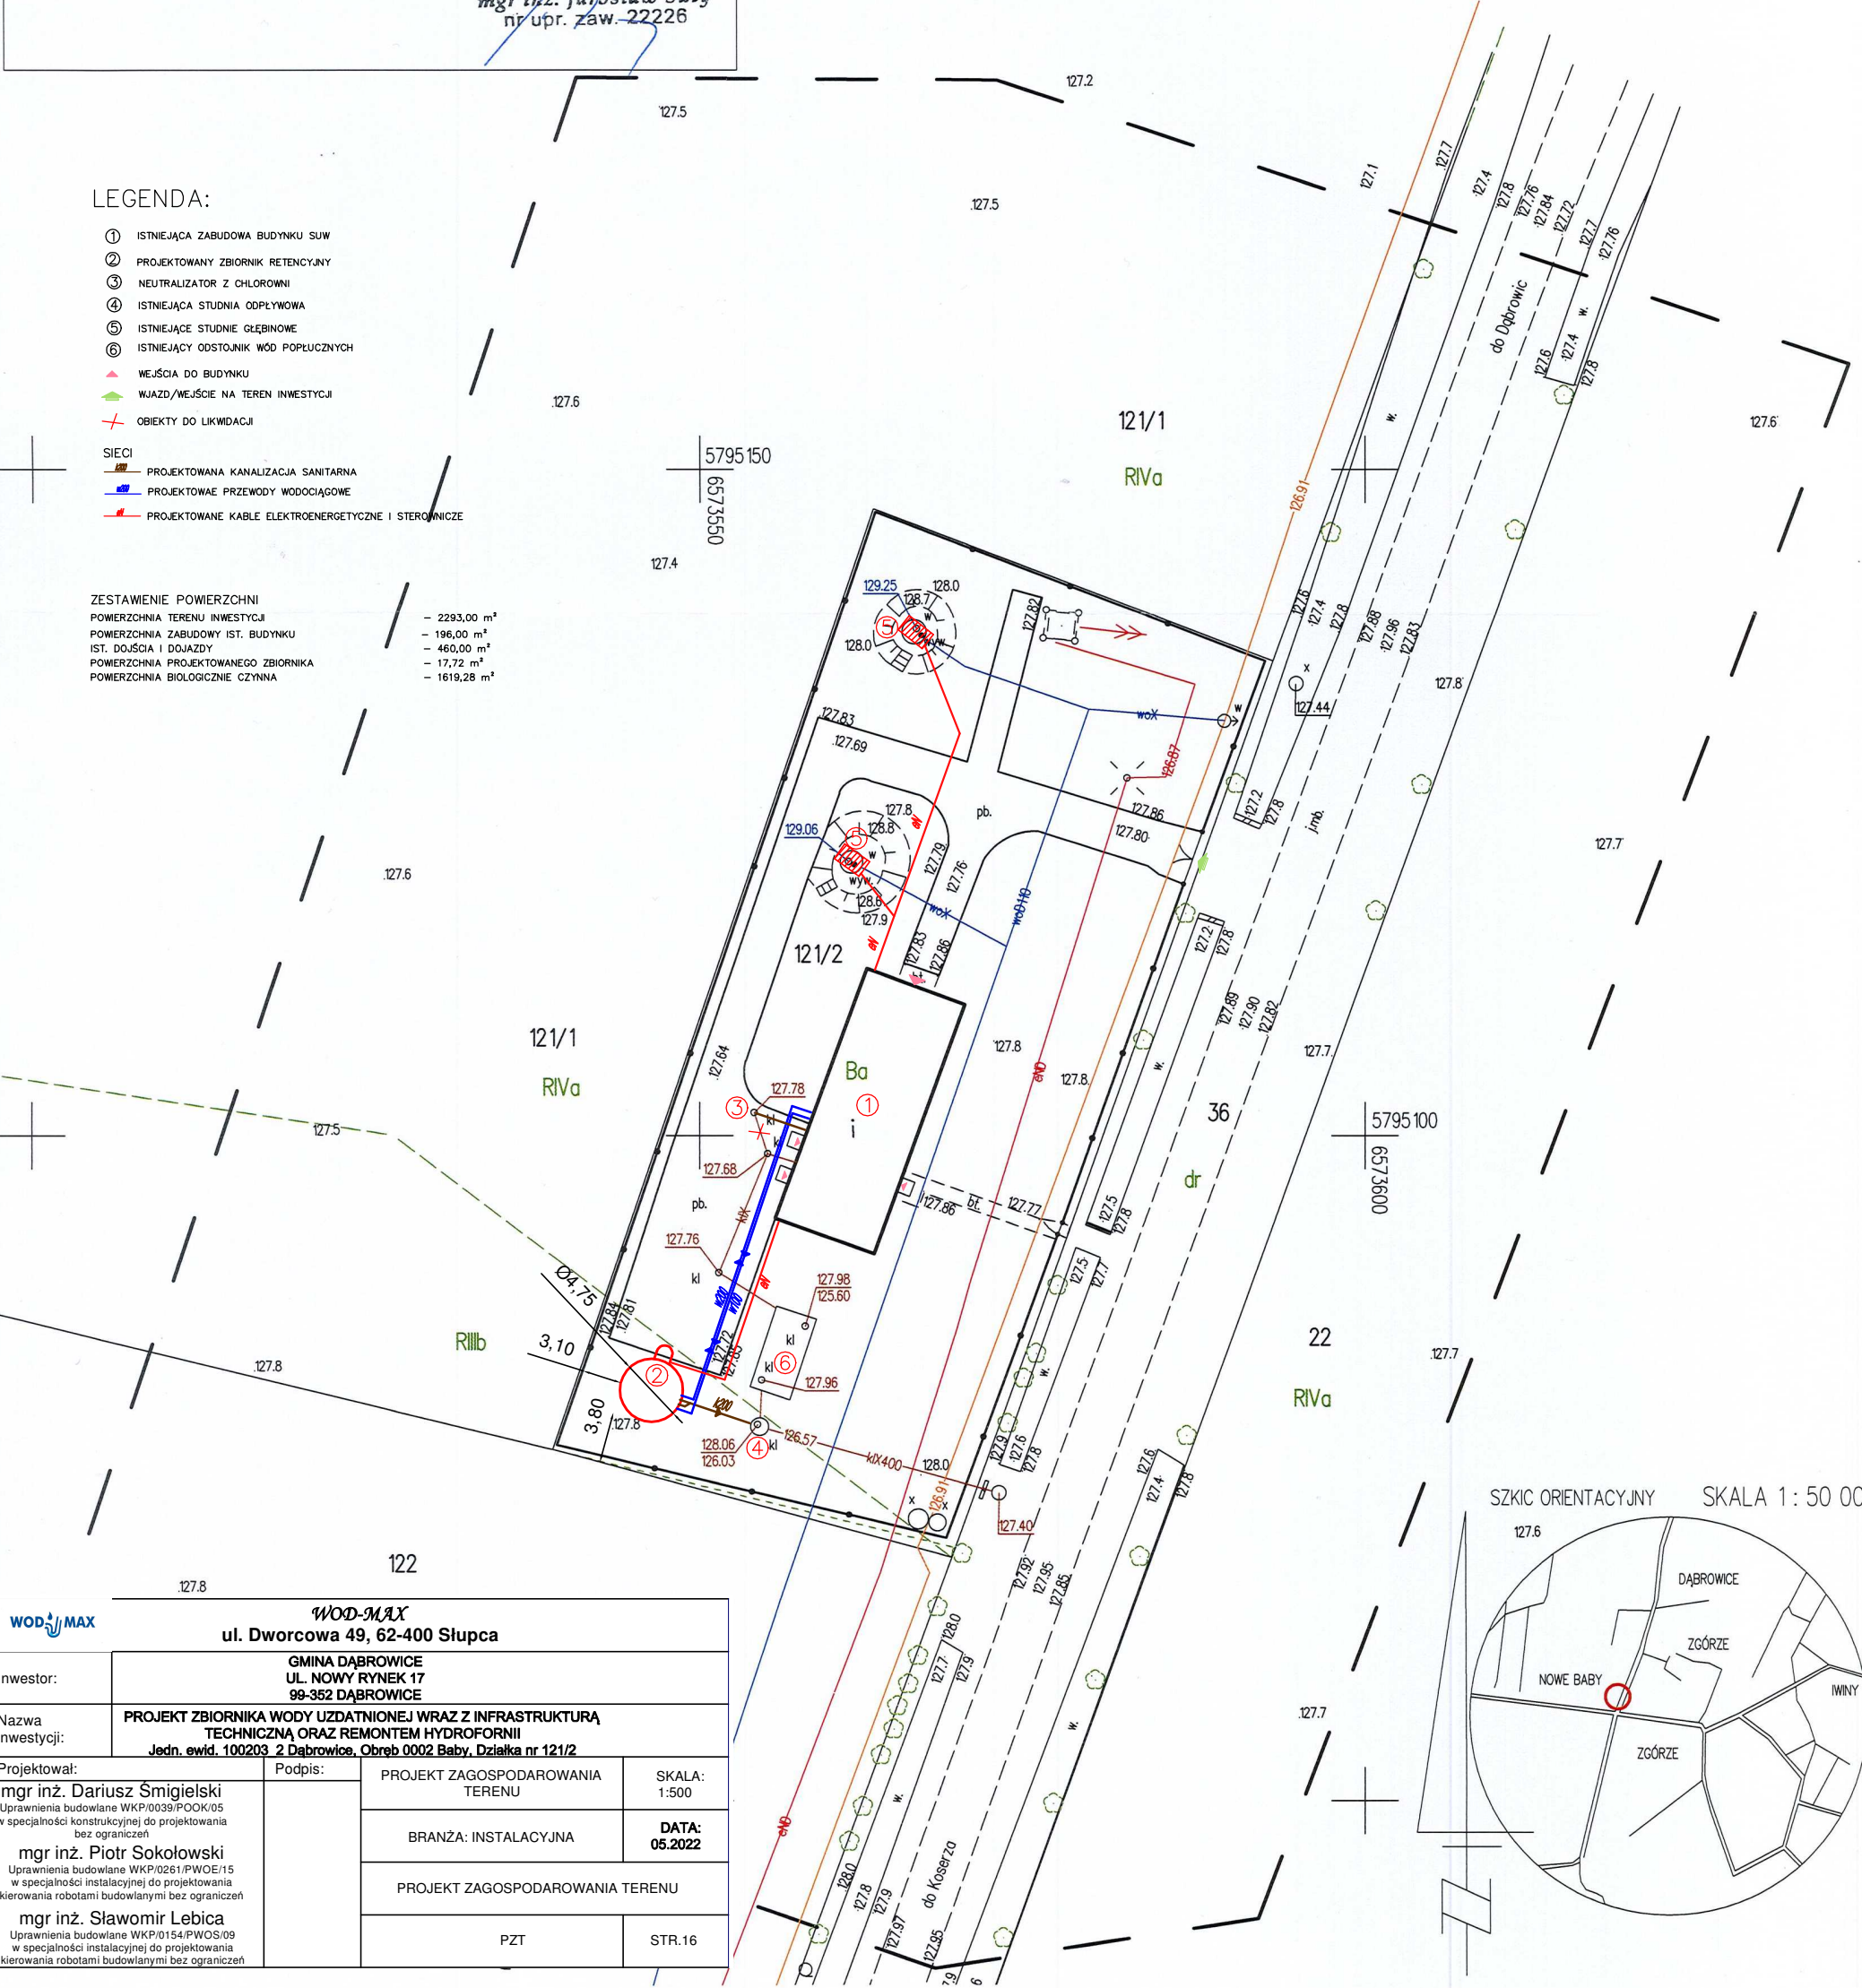

SZKIC ORIENTACYJNY SKALA 1: 50 000

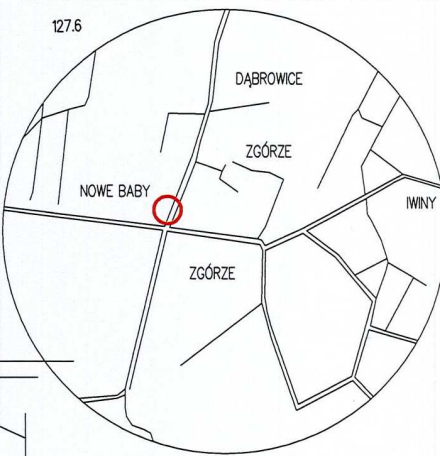

WOD-MAX ul. Dworcowa 49, 62-400 Sępólno			
Inwestor:	GMINA DĄBROWICE UL. NOWY RYNEK 17 99-352 DĄBROWICE		
Nazwa inwestycji:	PROJEKT ZBIORNIKA WODY UZDATNIONEJ WRAZ Z INFRASTRUKTURĄ TECHNICZNĄ ORAZ REMONTEM HYDROFORNI Jedn. ewid. 100203_2 Dąbrowice, Obręb 0002 Baby, Działka nr 121/2		
Projektował:	mgr inż. Dariusz Śmigieński Uprawnienia budowlane WKP/0039/P00K/05 w specjalności konstrukcyjnej do projektowania bez ograniczeń	Podpis:	PROJEKT ZAGOSPODAROWANIA TERENU
	mgr inż. Piotr Sokółowski Uprawnienia budowlane WKP/0261/PWOE/15 w specjalności instalacyjnej do projektowania kierowania robotami budowlanymi bez ograniczeń		BRANŻA: INSTALACYJNA
	mgr inż. Sławomir Lebica Uprawnienia budowlane WKP/0154/PWOS/09 w specjalności instalacyjnej do projektowania kierowania robotami budowlanymi bez ograniczeń		PROJEKT ZAGOSPODAROWANIA TERENU
			PZT
			STR.16
			SKALA: 1:500
			DATA: 05.2022