


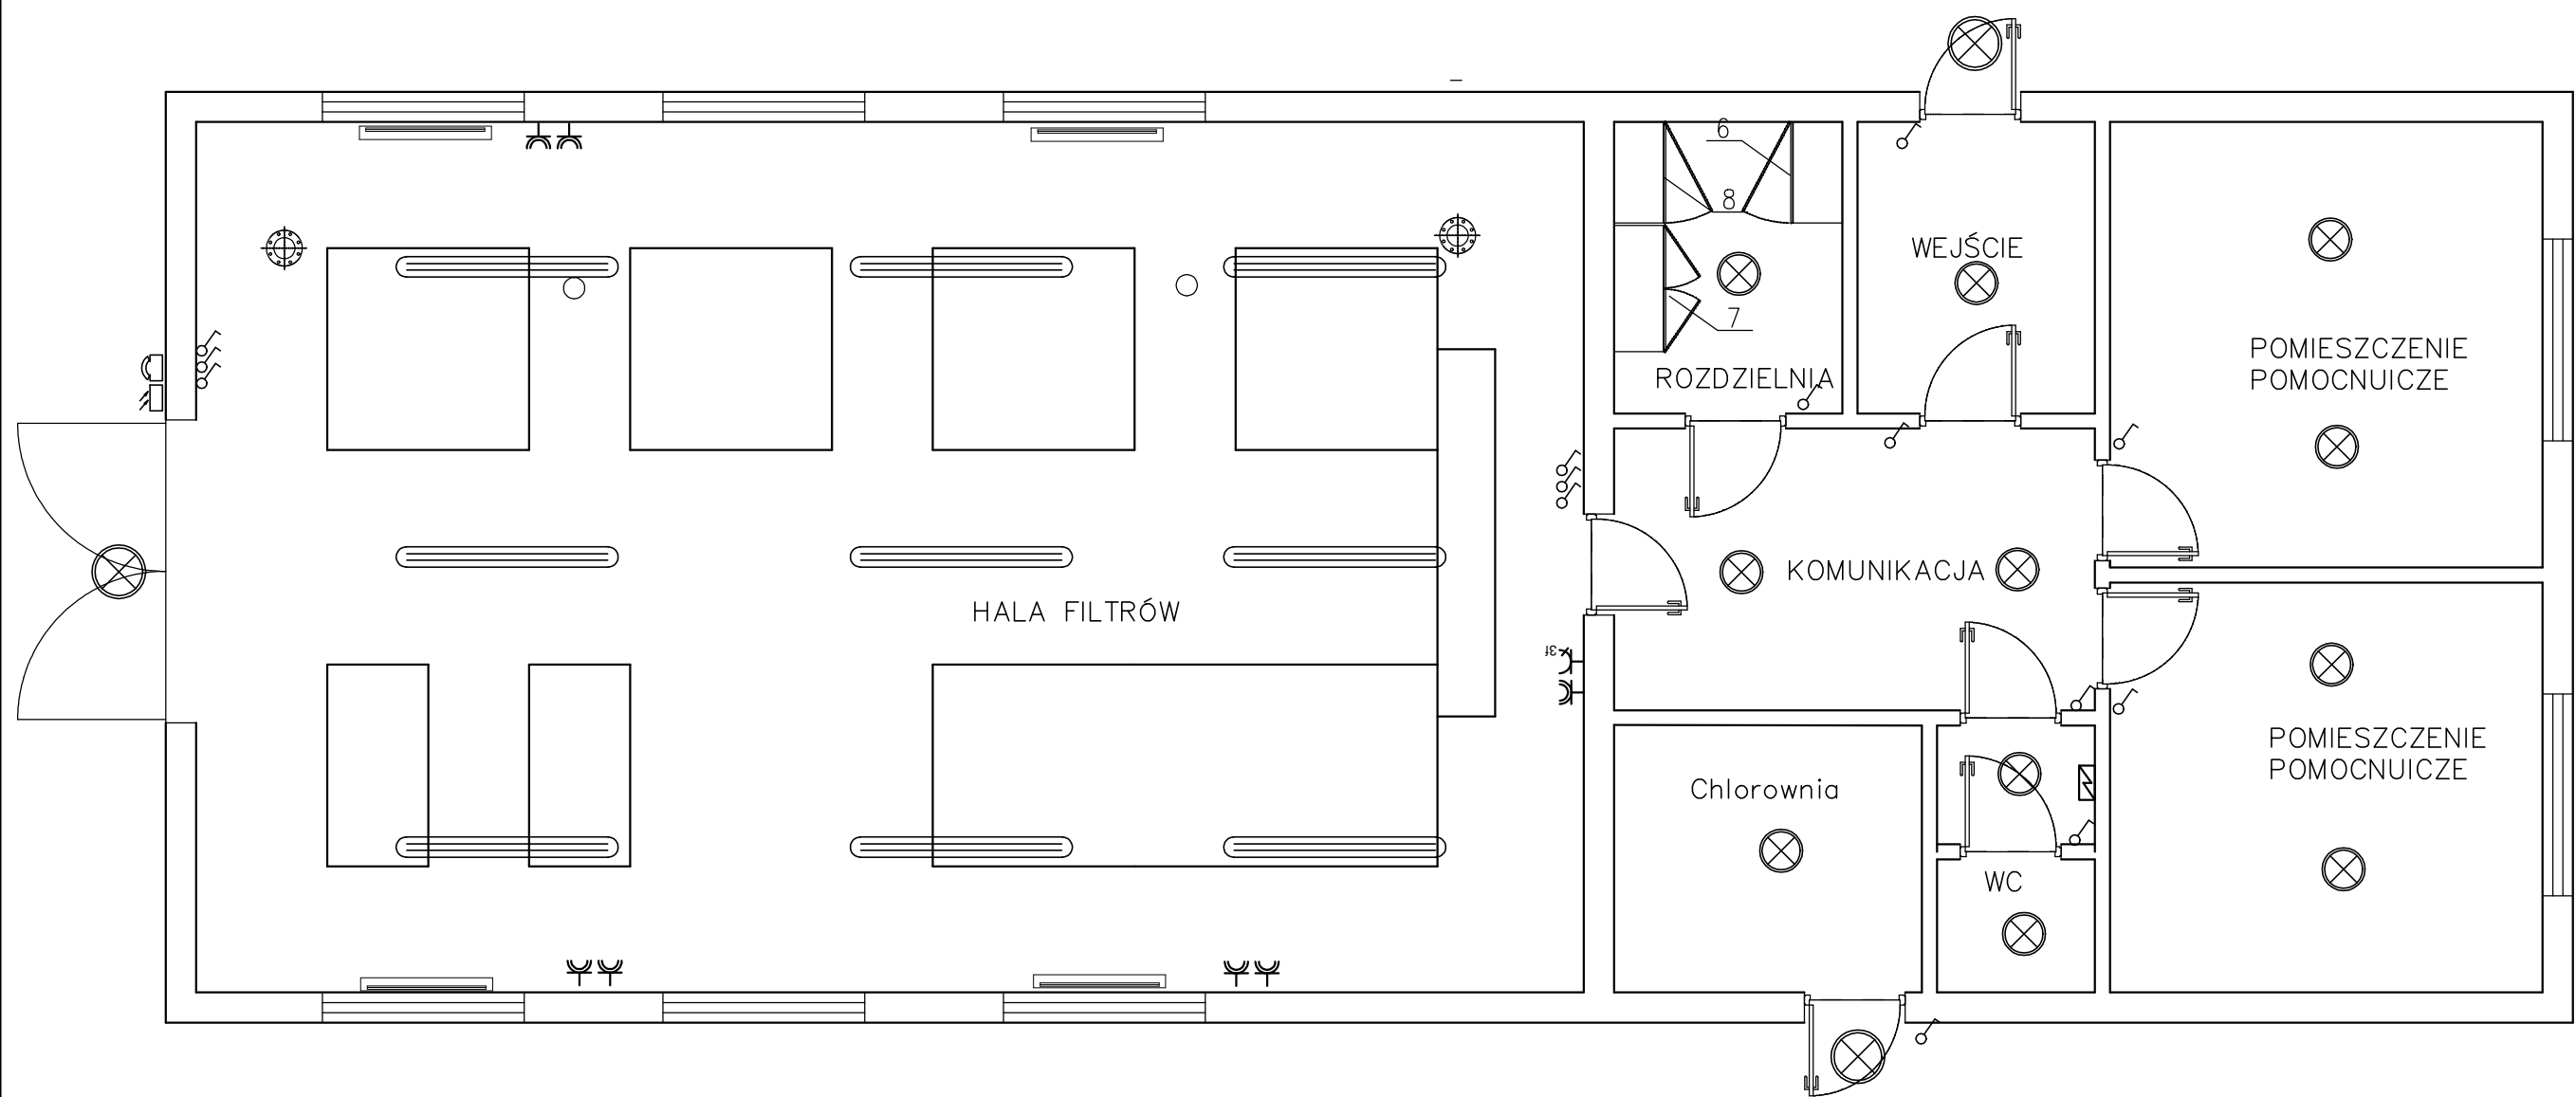

Legenda:

- OPRAWA OŚWIETLENIOWA
- OPRAWA OŚWIETLENIOWA Z MODUŁEM AWARYJNYM
- CZUJNIK RUCHU (OŚWIETLENIE)
- APARAT ZMIERZCHOWY (OŚWIETLENIE)
- WŁĄCZNIK OŚWIETLENIA
- ZESTAW GNIAZDOWY
- TRASY KABLOWE
- GRZEJNIK Z TERMOSTATEM
- Gniazdo hermetyczne IP44 pojedyncze, ogólnego użytku
- Gniazdo 400V IP44 z łącznikiem I-O

WOD-MAX		WOD-MAX ul. Dworcowa 49, 62-400 Słupca	
Inwestor:	GMINA DĄBROWICE UL. NOWY RYNEK 17 99-352 DĄBROWICE		
Nazwa inwestycji:	PROJEKT ZBIORNIKA WODY UZDATNIONEJ WRAZ Z INFRASTRUKTURĄ TECHNICZNĄ ORAZ REMONTEM HYDROFORNI Jedn. ewid. 100203 2 Dąbrowice, Obręb 0002 Baby, Działka nr 121/2		
Projektował:	Podpis:	PROJEKT ARCHITEKTONICZNO BUDOWLANY	SKALA: 1:100
mgr inż. Dariusz Śmigielski Uprawnienia budowlane WKP/0039/POK/05 w specjalności konstrukcyjnej do projektowania bez ograniczeń		BRANŻA: INSTALACYJNA	DATA: 05.2022
mgr inż. Piotr Sokołowski Uprawnienia budowlane WKP/0261/PWOE/15 w specjalności instalacyjnej do projektowania kierowania robotami budowlanymi bez ograniczeń		INSTALACJA ELEKTRYCZNA	
mgr inż. Sławomir Lebica Uprawnienia budowlane WKP/0154/PWOS/09 w specjalności instalacyjnej do projektowania kierowania robotami budowlanymi bez ograniczeń		RYS. 07	STR.33