


KANAŁ W POSADZCE

L=18,8m

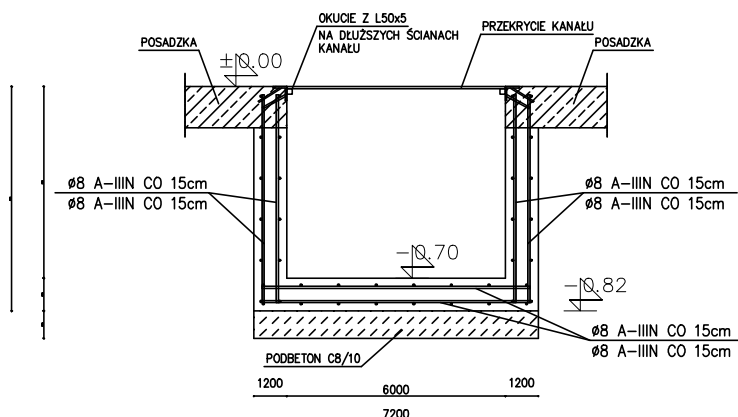

Poz.	Stal		Długość (mm)	Liczba			Długość łączna (m)
	#	A-IIIIN		w elemencie	elementów	ogółem	
3	8	20130	36	1	36	724,68	
4	8	760	240	1	240	182,40	
5	8	980	120	1	120	117,60	
Długość wg średnic (m)							1024,68
Masa 1 m pręta (kg/m)							0,40
Masa łączna wg średnic (kg)							404,75
Masa łączna wg gatunku stali (kg)							404,75
Ogółem (kg)							404,75

STAL KONSTRUKCYJNA
St3S - S235
STAL ZBROJENIOWA
B500SP /A-IIIIN/
St3S /A-I/
BETON
Beton C16/20(B-20)
BETON FUNDAMENTÓW
Beton C16/20(B-20)W8
Podbeton C8/10(B-10)
w/c - 0,65
klasa ekspozycji XC1/XC2
OTULINA 3,0cm
OTULINA 5,0cm - OD STRONY GRUNTU

WOD-MAX

WOD-MAX
ul. Dworcowa 49, 62-400 Słupca

Investor:

GMINA DĄBROWICE
 UL. NOWY RYNEK 17
 99-352 DĄBROWICE

Nazwa inwestycji:

PROJEKT ZBIORNIKA WODY UZDATNIONEJ WRAZ Z INFRASTRUKTURĄ
 TECHNICZNA ORAZ REMONTEM HYDROFORNI
 Jedn. ewid. 100203 2 Dąbrowice, Obręb 0002 Baby, Działka nr 121/2

Projektował:

mgr inż. Dariusz Śmigielski
 Uprawnienia budowlane WKP/0039/PWOK/05
 w specjalności konstrukcyjnej do projektowania
 bez ograniczeń
 mgr inż. Piotr Sokołowski
 Uprawnienia budowlane WKP/0261/PWOWE/15
 w specjalności instalacyjnej do projektowania
 kierowania robotami budowlanymi bez ograniczeń
 mgr inż. Sławomir Lebica
 Uprawnienia budowlane WKP/0154/PWOS/09
 w specjalności instalacyjnej do projektowania
 kierowania robotami budowlanymi bez ograniczeń

Podpis:

PROJEKT ARCHITEKTONICZNO
BUDOWLANY

SKALA:
1:100

BRANŻA: INSTALACYJNA

DATA:
05.2022

PRZEKRÓJ KANAŁU TECHNOLOGICZNEGO

RYS. 07

STR.33